


INSTALACJA SYSTEMU SYGNALIZACJI POŻAROWEJ

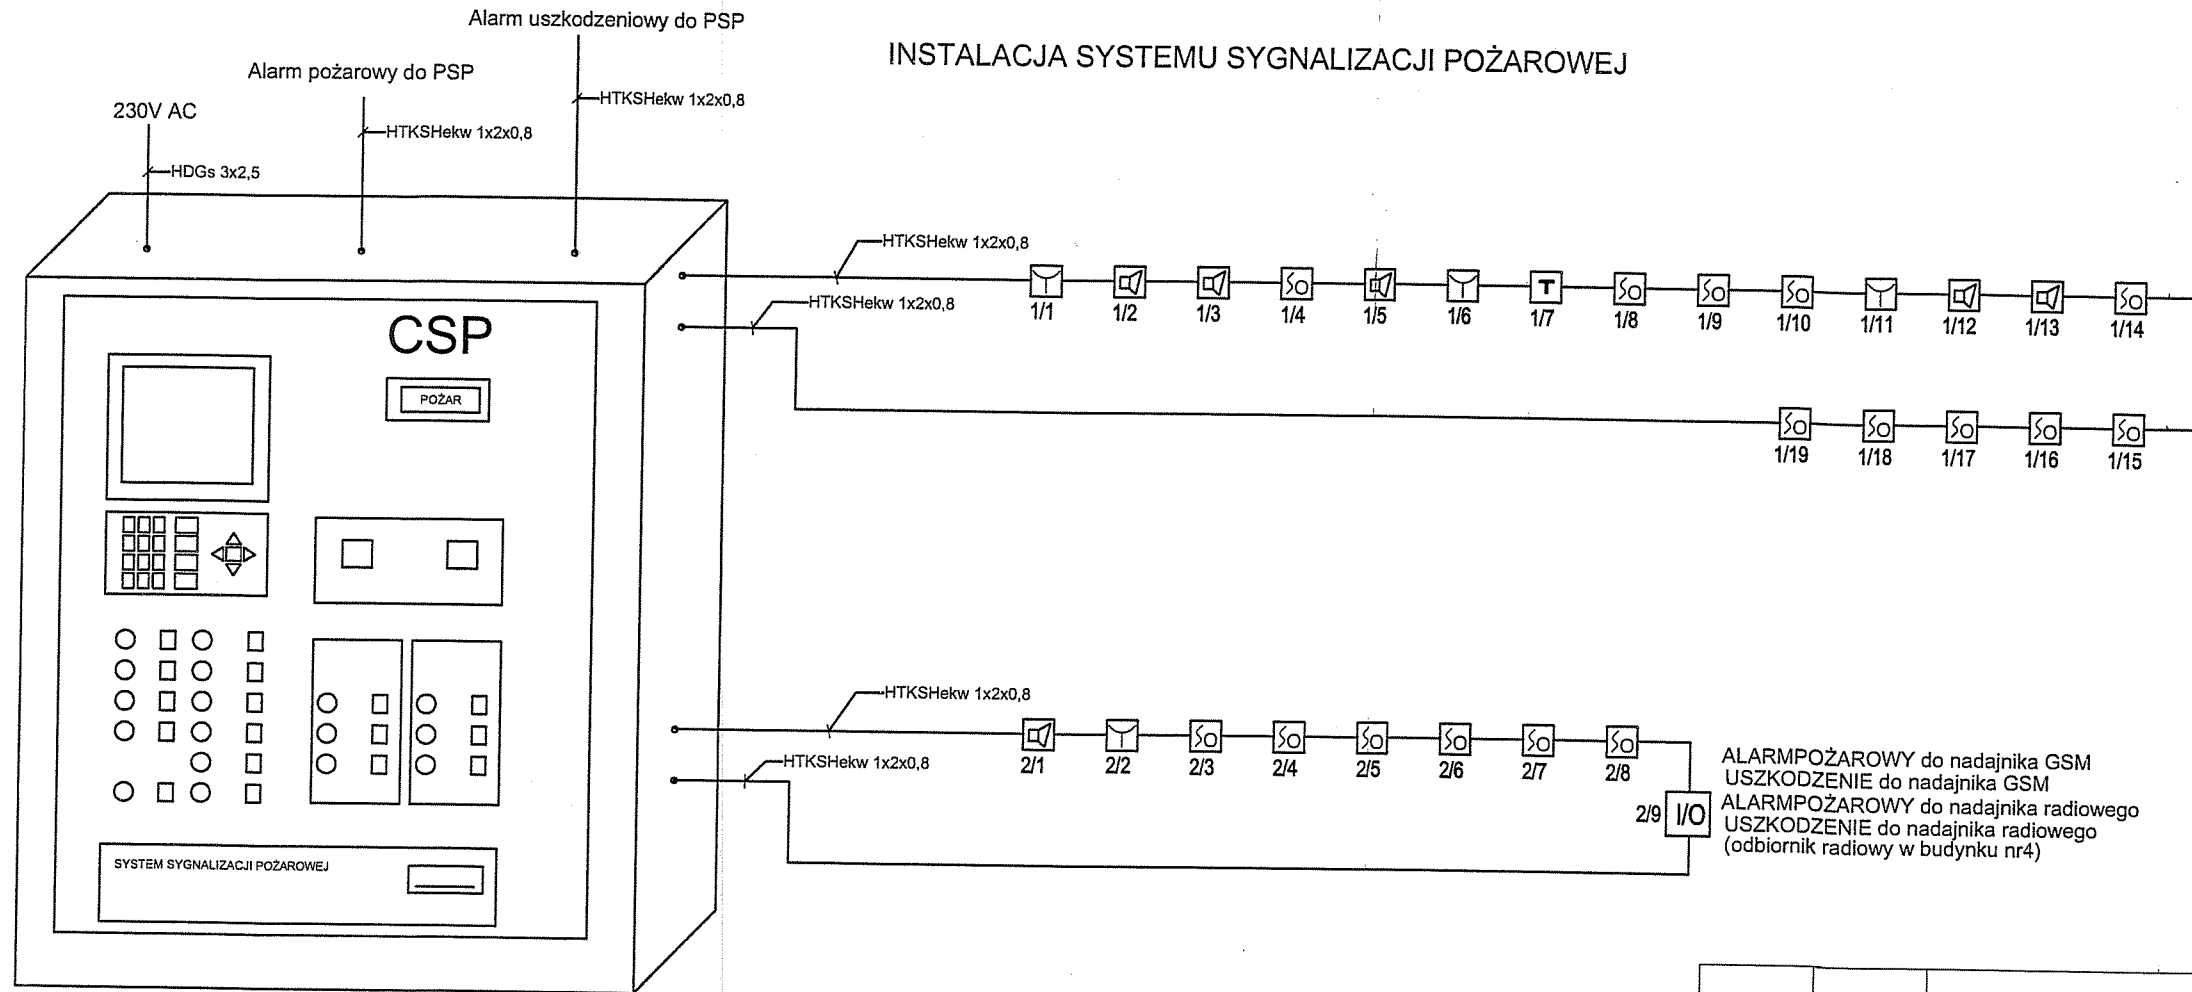

| SYSTEM SYGNALIZACJI POŻAROWEJ | |
|-------------------------------|-----------------------------------|
| | - Centrala sygnalizacji pożaru |
| L0/00 | - Nr linii dozorowej/ nr elementu |
| | - Czujka optyczna dymu |
| | - Czujka temperaturowa |
| | - Ręczny ostrzegacz pożarowy |
| | - Sygnalizator akustyczny |
| I/O | - Moduł we/wy |

| | | | |
|---------|------------|------------------------|------------|
| A | 12.10.2016 | Opracowanie podstawowe | PK |
| Wydanie | Data | Opis | Projektant |

Investor (Zamawiający):
Muzeum Wsi Mazowieckiej w Sierpcu
 09-200 Sierpc, ul. Narutowicza 64

Biuro projektów:
 Biuro Projektów /Design Office/Ingenieurbüro
EMGIEprojekt Sp. z o.o.
 25-415 Kielce, ul. Górna 20
 tel: 41-343-27-00; fax: 41-344-19-91; e-mail: biuro@emgieprojekt.pl

Investycja:
 REMONT, PRZEBUDOWA I ZMIANA SPOSOBU UŻYTKOWANIA
 NA CELE ADMINISTRACYJNE I WYSTAWIENNICZE BUDYNKÓW
 WCHODZĄCYCH W SKŁAD MUZEUM MAŁEGO MIASTA W BIEŻUNI
 ODDZIAŁ MUZEUM WSI MAZOWIECKIEJ W SIERPCU
 BUDYNEK NR 1 - DOM POETY
 09-320 Biezuń, ul. Zamkowa 4, dz. nr ewid. 1065/8 obręb Biezuń

| | | | | | |
|------------------|--|----------------------|---------|-----------------------------|-------------------------|
| Treść rysunku: | | SCHEMAT BLOKOWY SSP | | Stadium: PROJEKT WYKONAWCZY | |
| Funkcja: | Imię i nazwisko: | Nr upr.: | Podpis: | Branża: | INSTALACJE SŁABOPRĄDOWE |
| Projektant: | mgr inż. Piotr Kuchniak (spec.: instalacje elektryczne) | SWK/0145/ POOE/04 | | Nr umowy: | DzAI 281/03/16 |
| Asyst. projekt.: | inż. Rafał Pióro | | | Data: | PAŹDZIERNIK 2016 |
| | | | | Skala: | 1:100 |
| | | | | Format rysunku: | A3 |
| | | | | Rysunek Nr: | MMM-PW-B1-IES-03 |
| | | | | Wydanie: | A |

Uwaga:
 Niniejsza dokumentacja ani żadna jej część nie może być powielana ani rozpowszechniana za pomocą urządzeń elektronicznych, mechanicznych, kopiujących, nagrywających i innych bez pisemnej zgody właściciela praw autorskich: Biura Projektów EMGIEprojekt Sp. z o.o.