


INSTALACJA TELEWIZJI DOZOROWEJ

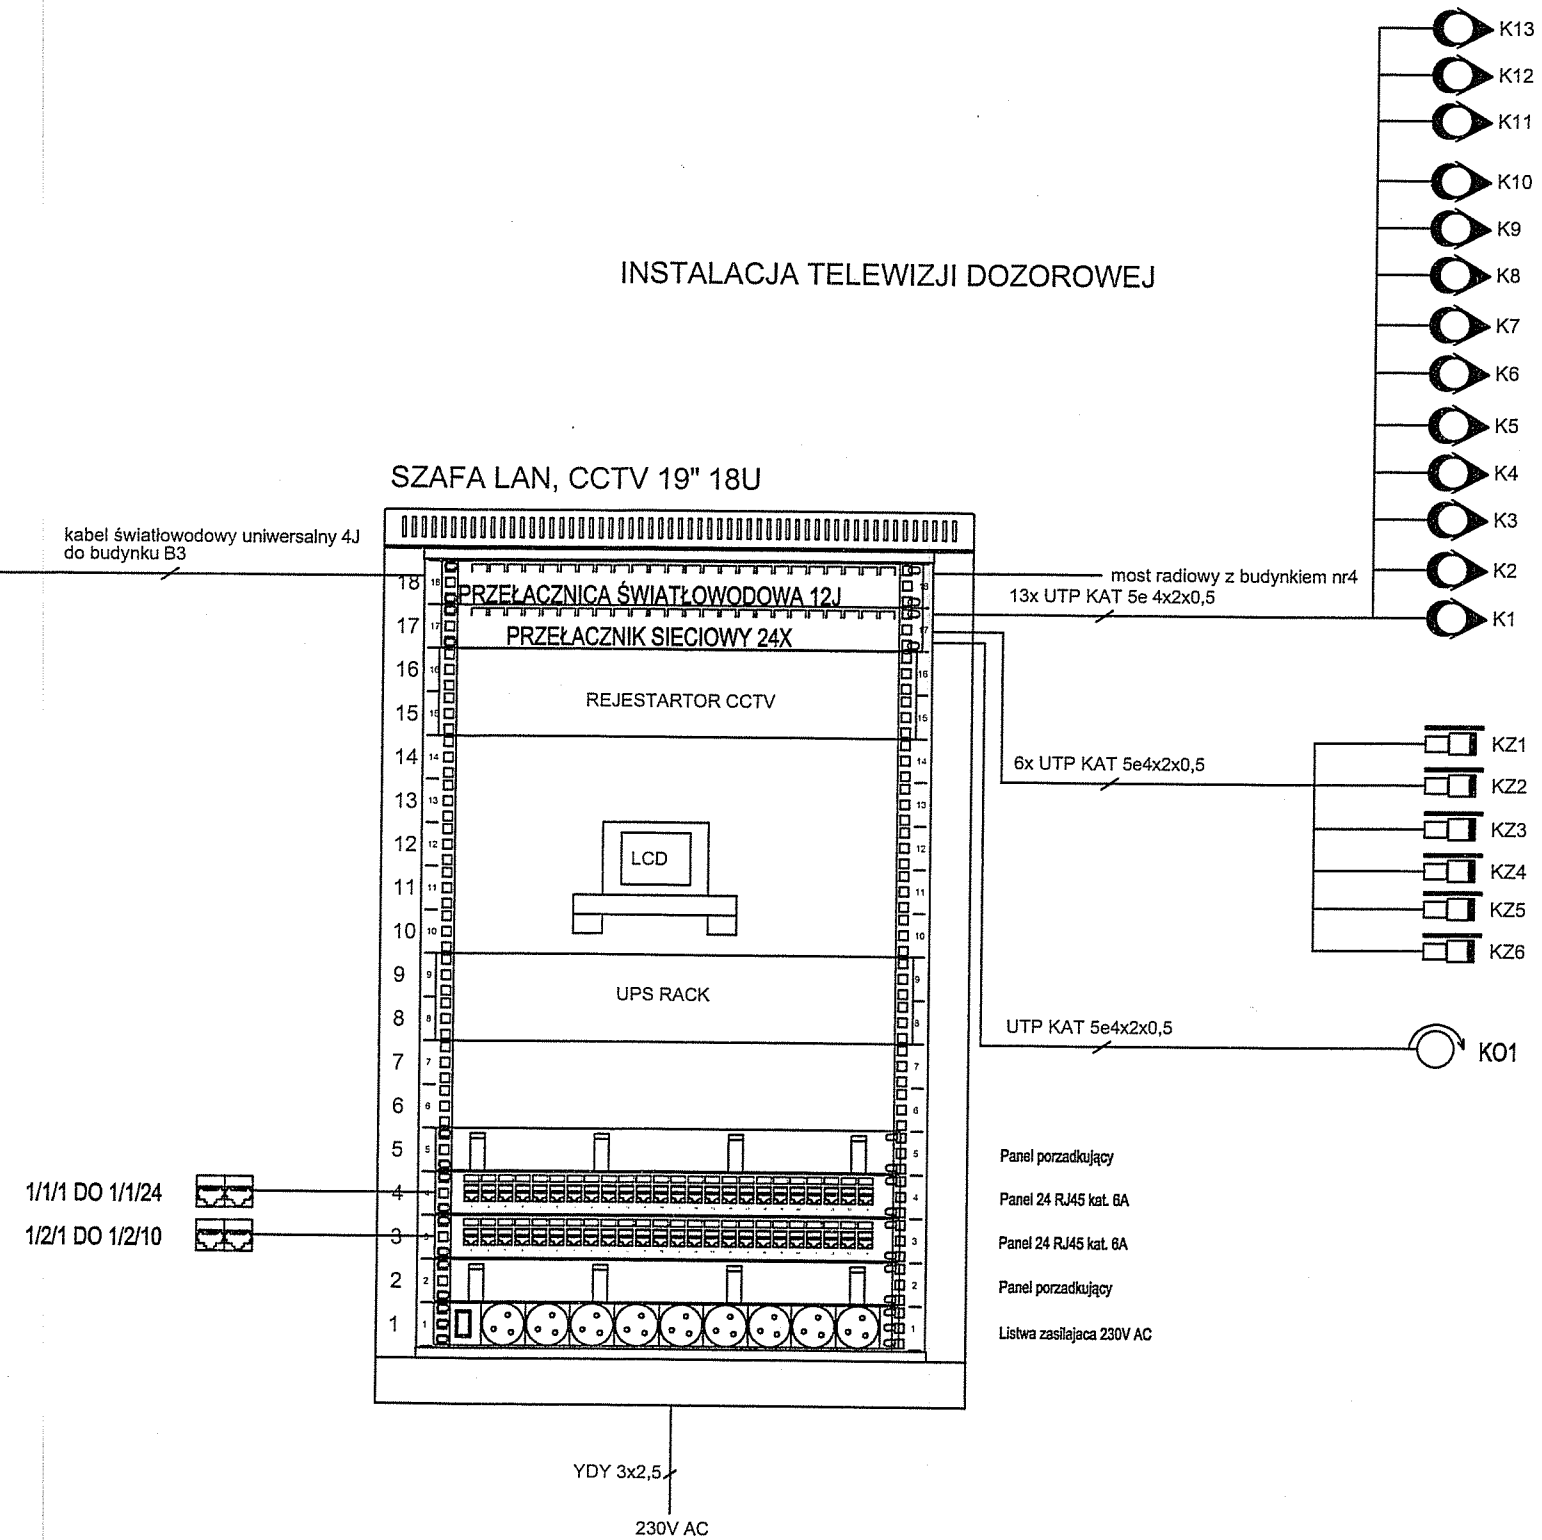

INSTALACJA SIECI KOMPUTEROWEJ	
	- Gniazdo 2xRJ45
	- Główny punkt dystrybucyjny
INSTALACJA RADIOWEŻŁOWA	
INSTALACJA TELEWIZJI DOZOROWEJ	
	- Kamera kopułkowa IP
	- Kamera zewnętrzna IP
	- Kamera obrotowa IP
	- Blok zasilania awaryjnego
	- Monitor podglądowy

A	12.10.2016	Opracowanie podstawowe	PK
Wydanie	Data	Opis	Projektant

Investor (Zamawiający):
Muzeum Wsi Mazowieckiej w Sierpcu
 09-200 Sierpc, ul. Narutowicza 64

Biuro projektów:
 Biuro Projektów /Design Office/Ingenieburo
EMGIEprojekt Sp. z o.o.
 25-415 Kielce, ul. Górna 20
 tel: 41-343-27-00; fax: 41-344-19-91; e-mail: biuro@emgieprojekt.pl

Investycja:
 REMONT, PRZEBUDOWA I ZMIANA SPOSOBU UŻYTKOWANIA
 NA CELE ADMINISTRACYJNE I WYSTAWIENNICZE BUDYNKÓW
 WCHODZĄCYCH W SKŁAD MUZEUM MAŁEGO MIASTA W BIEŻUNIU
 ODDZIAŁ MUZEUM WSI MAZOWIECKIEJ W SIERPCU
 BUDYNEK NR 1 - DOM POETY
 09-320 Biezuń, ul. Zamkowa 4, dz. nr ewid. 1065/8 obręb Biezuń

Treść rysunku: SCHEMAT BLOKOWY CCTV, LAN				Stadium: PROJEKT WYKONAWCZY	
Funkcja:	Imię i nazwisko:	Nr upr.:	Podpis:	Branża: INSTALACJE SŁABOPRĄDOWE	
Projektant:	mgr inż. Piotr Kuchniak (spec.: instalacje elektryczne)	SWK/0145/ PCOE/04		Nr umowy: DzAI 281/03/16	
Asyst. projekt.:	inż. Rafał Pióro			Data: PAŹDZIERNIK 2016	
				Skala: 1:100	
				Format rysunku: A3	
				Rysunek Nr: MMM-PW-B1-IES-04	Wydanie: A

Uwaga:
 Niniejsza dokumentacja ani żadna jej część nie może być powielana ani rozpowszechniana za pomocą urządzeń elektronicznych, mechanicznych, kopiujących, nagrywających i innych bez pisemnej zgody właściciela praw autorskich: Biura Projektów EMGIEprojekt Sp. z o.o.