


INSTALACJA MONITORINGU TEMPERATURY I WILGOTNOŚCI	
	- THT2 + SEWS THE
	- PSU 12V + TME MULTI

SYSTEM SYGNALIZACJI POŻAROWEJ	
	- Centrala sygnalizacji pożaru
	- Nr linii dozoru/ nr elementu
	- Czujka optyczna dymu
	- Czujka temperaturowa
	- Ręczny ostrzegacz pożarowy
	- Sygnalizator akustyczny
	- Moduł we/wy

INSTALACJA SIECI KOMPUTEROWEJ	
	- Gniazdo 2xRJ45
	- Główny punkt dystrybucyjny
INSTALACJA TELEWIZJI DOZOROWEJ	
	- Kamera kopułkowa IP
	- Kamera zewnętrzna IP
	- Blok zasilania awaryjnego
	- Monitor podglądowy
INSTALACJA SYGNALIZACJI WŁAMANIA I NAPADU	
	- Czujka PIR dookólna
	- Przycisk napadowy
	- Klawiatura LCD
	- Sygnalizator akustyczny wewnętrzny
	- Sygnalizator akustyczny zewnętrzny
	- Zasilacz systemowy
	- Centrala alarmowa
	- Moduł wejść

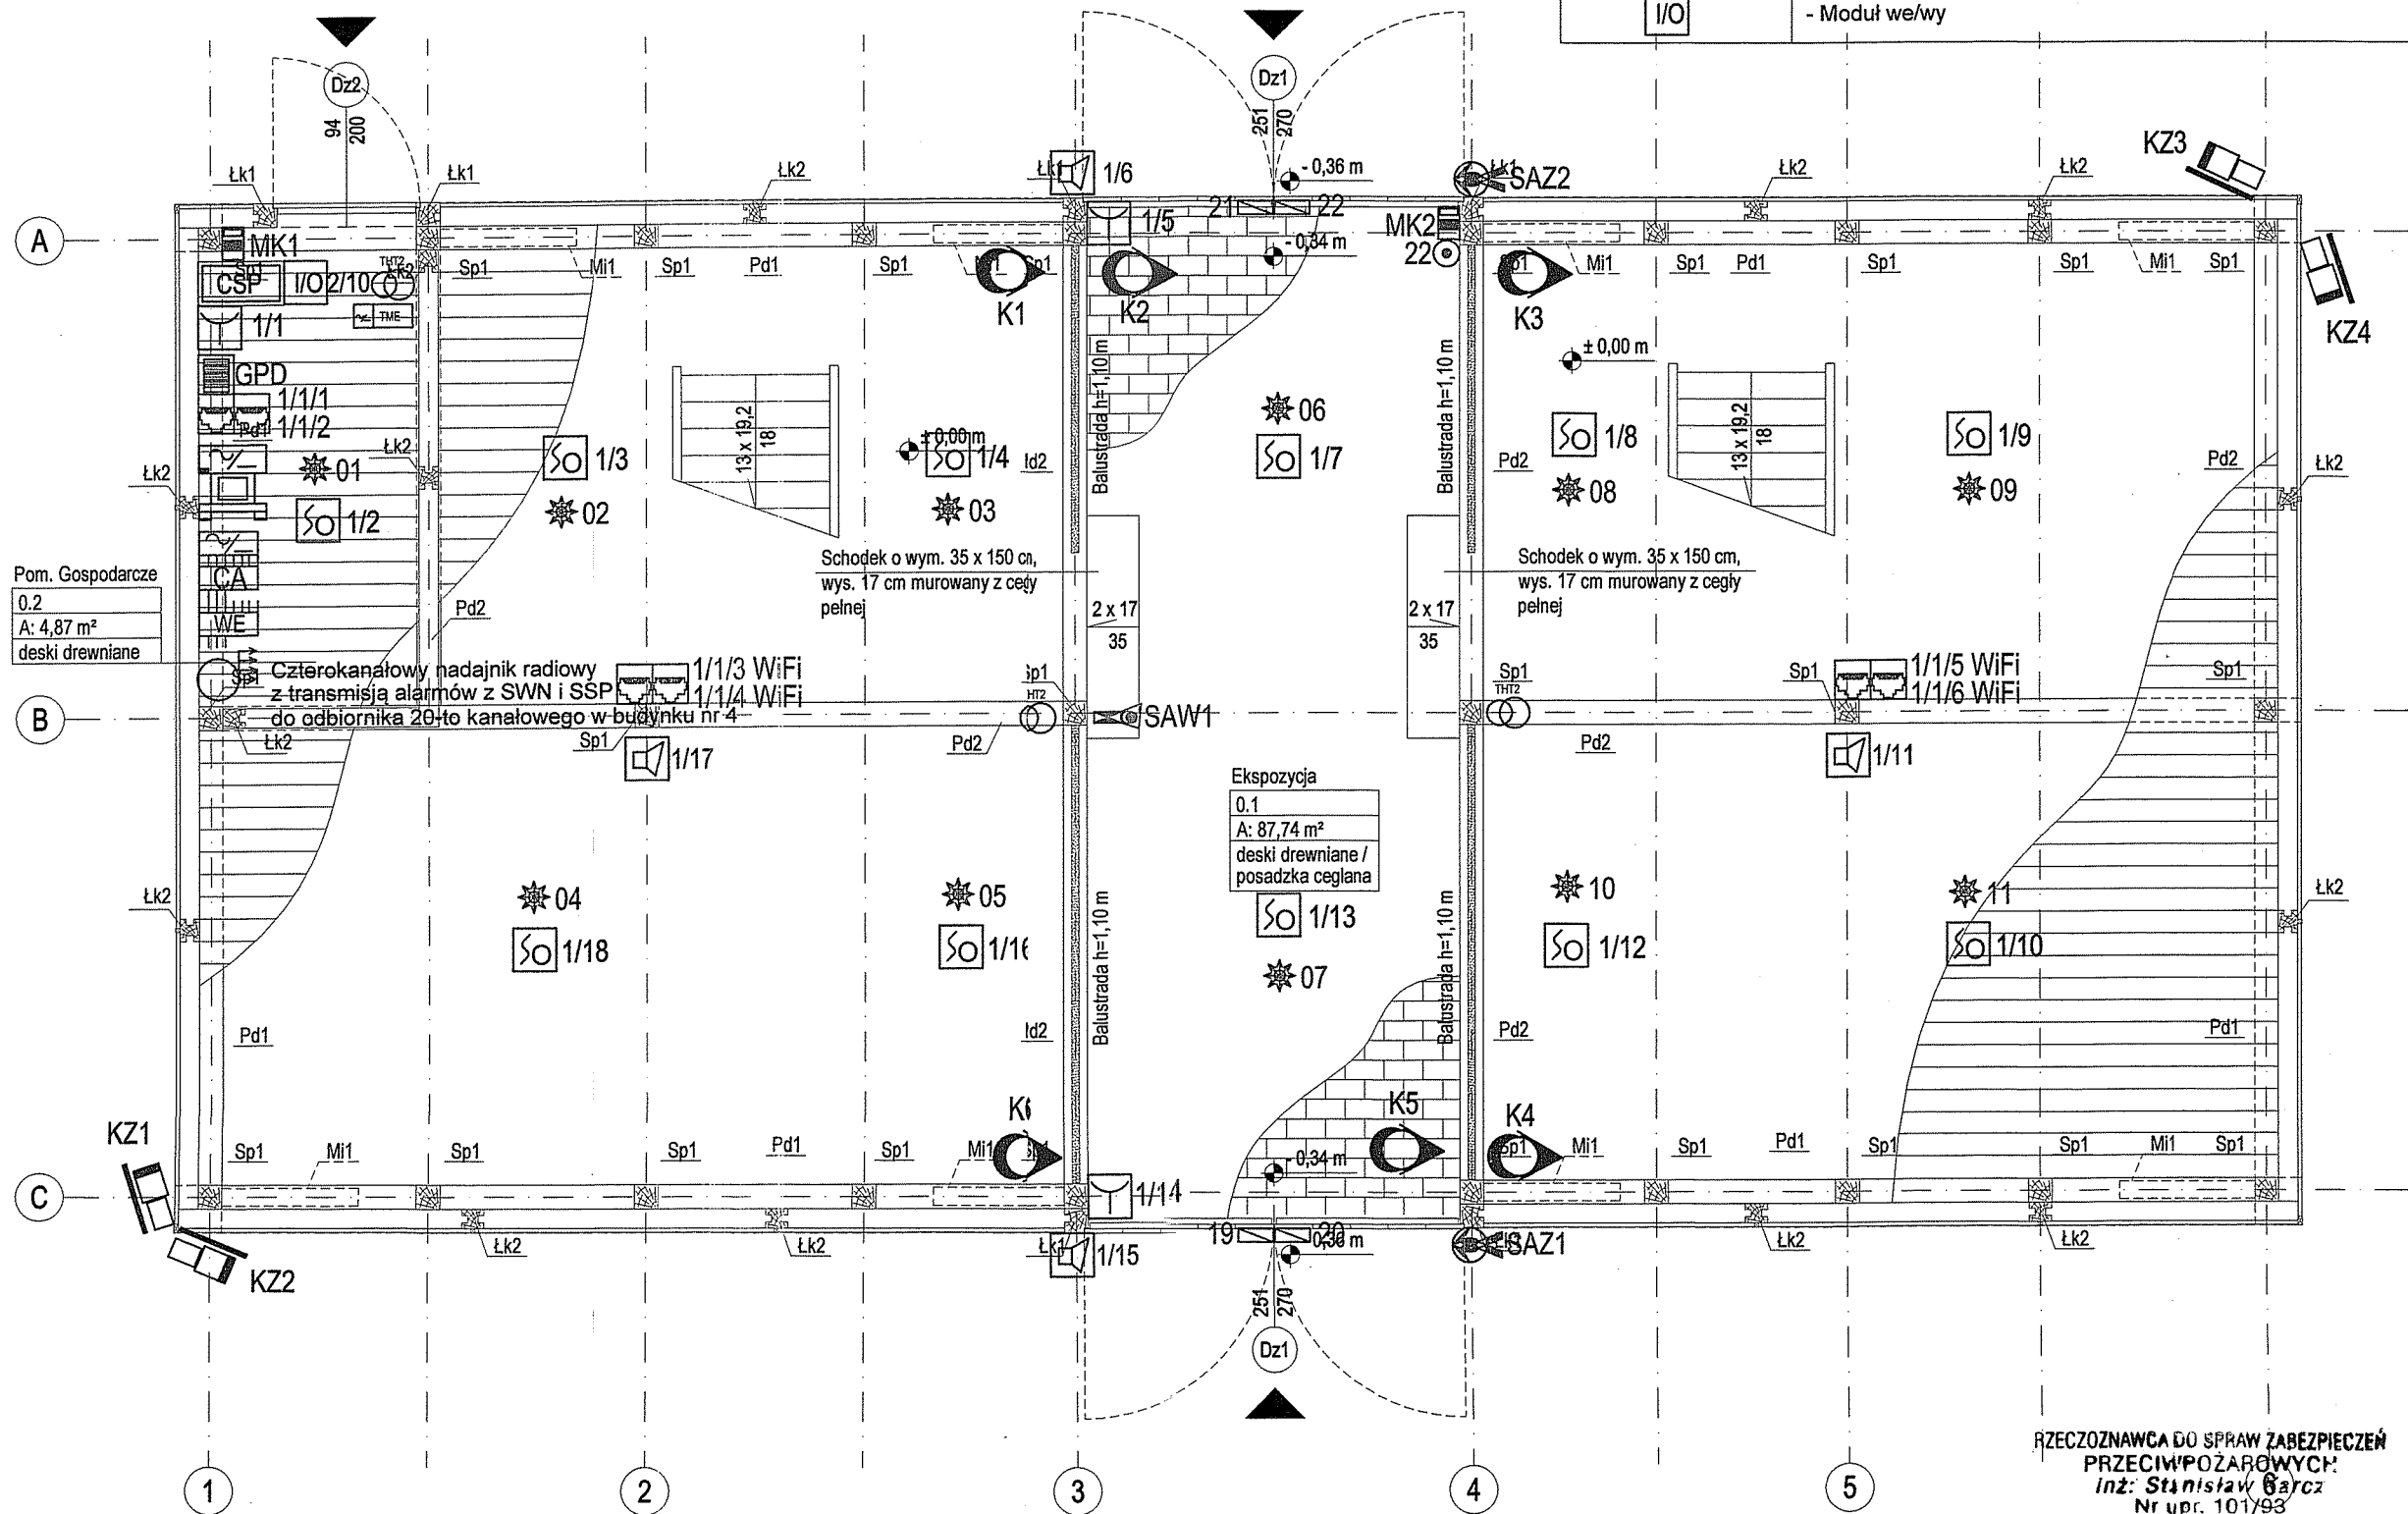

Pom. Gospodarcze
0.2
A: 4,87 m²
deski drewniane

Schodek o wym. 35 x 150 cm,
wys. 17 cm murowany z cegły
pełnej

Schodek o wym. 35 x 150 cm,
wys. 17 cm murowany z cegły
pełnej

Ekspozycja
0.1
A: 87,74 m²
deski drewniane /
posadzka ceglana

RZECZOZNAWCA DO SPRAW ZABEZPIECZEŃ
PRZECIWOPOŻAROWYCH:
Inż. Stanisław Garcz
Nr upr. 101/93
Kielce, dnia 2016-10-12
Zgodność projektu z wymaganiami
ochrony przeciwpożarowej
stwierdzam
bez uwag z uwagami

A	12.10.2016	Opracowanie podstawowe	PK
Wydanie	Data	Opis	Projektant

Inwestor (Zamawiający): Muzeum Wsi Mazowieckiej w Sierpcu 09-200 Sierpc, ul. Narutowicza 64	
Biuro projektów: EMGIEprojekt Sp. z o.o. 25-415 Kielce, ul. Górna 20 tel: 41-343-27-00; fax: 41-344-19-91; e-mail: biuro@emgieprojekt.pl	
Inwestycja: REMONT, PRZEBUDOWA I ZMIANA SPOSOBU UŻYTKOWANIA NA CELE ADMINISTRACYJNE I WYSTAWIENNICZE BUDYNKÓW WCHODZĄCYCH W SKŁAD MUZEUM MAŁEGO MIASTA W BIEŻUNI ODDZIAŁ MUZEUM WSI MAZOWIECKIEJ W SIERPCU BUDYNEK NR 3 - SPICHLERZ 09-320 Bieżuń, ul. Zamkowa 4, dz. nr ewid. 1065/8 obręb Bieżuń	
Treść rysunku: RZUT PARTERU	Stadium: PROJEKT WYKONAWCZY
Funkcja:	Imię i nazwisko:
Projektant:	Nr upr.:
Asyst. projekt.:	Podpis:
Branża: INSTALACJE SŁABOPRĄDOWE	
Nr umowy: DzAI 281/03/16	
Data: PAŹDZIERNIK 2016	
Skala: 1:50	
Format rysunku: 297x500	
Rysunek Nr: MMM-PW-B3-IES-01	Wydanie: A
Uwaga: Niniejsza dokumentacja ani żadna jej część nie może być powielana ani rozpowszechniana za pomocą urządzeń elektronicznych, mechanicznych, kopiujących, nagrywających i innych bez pisemnej zgody właściciela praw autorskich: Biura Projektów EMGIEprojekt Sp. z o.o.	