
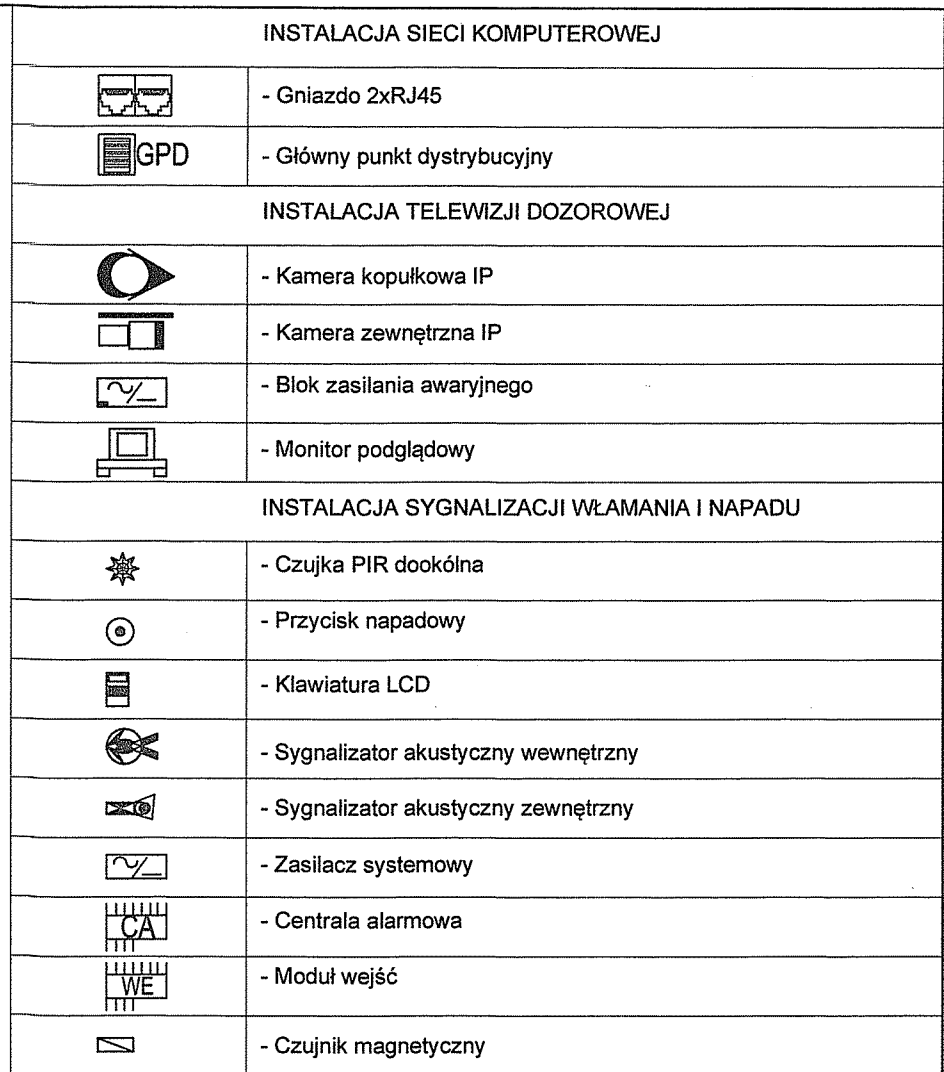


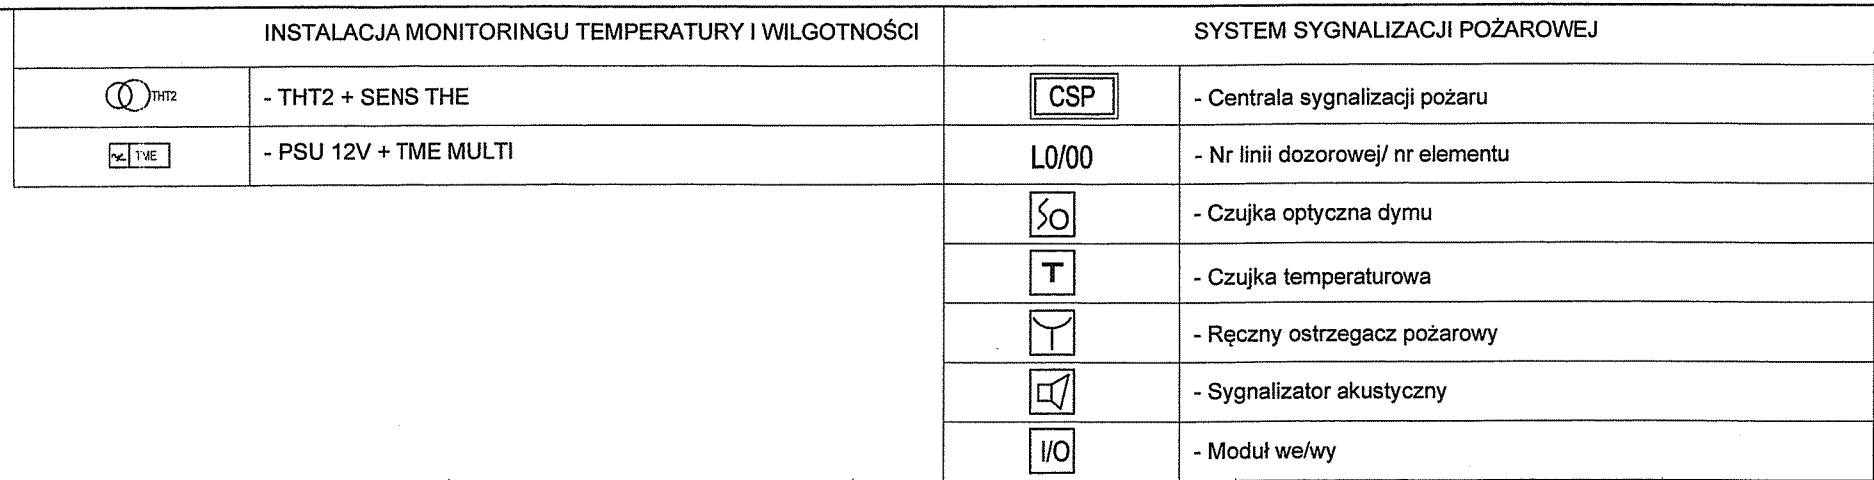

A	12.10.2016	Opracowanie podstawowe	PK
Wydanie	Data	Ops	Projektant
Inwestor (Zamawiający): Muzeum Wsi Mazowieckiej w Sierpcu 09-200 Sierpc, ul. Narutowicza 64			
Biuro projektów: EMGIEprojekt Sp. z o.o. 25-415 Kielce, ul. Górna 20 tel: 41-343-27-00; fax: 41-344-19-91; e-mail: biuro@emgieprojekt.pl			
Inwestycja: REMONT, PRZEBUDOWA I ZMIANA SPOSOBU UŻYTKOWANIA NA CELE ADMINISTRACYJNE I WYSTAWIENNICZE BUDYNKÓW WCHODZĄCYCH W SKŁAD MUZEUM MAŁEGO MIASTA W BIEŻUNIU ODDZIAŁ MUZEUM WSI MAZOWIECKIEJ W SIERPCU BUDYNEK NR 3 - SPICHLERZ 09-320 Bieżuń, ul. Zamkowa 4, dz. nr ewid. 1065/8 obręb Bieżuń			
Tytuł rysunku: RZUT ANTRESOLI			Stadium: PROJEKT WYKONAWCZY
Funkcja:	Imię i nazwisko:	Nr upr.:	Podpis:
Funkcja:	Imię i nazwisko:	Nr upr.:	Podpis:
Projektant:	mgr inż. Piotr Kuchniak (spec.: instalacje elektryczne)	SWK/0145/ POOE/04	
Asyst. projekt.:	inż. Rafał Pióro		
			Branda: INSTALACJE SŁABOPRĄDOWE
			Nr umowy: DzAI 281/03/16
			Data: PAŹDZIERNIK 2016
			Skala: 1:50
			Format rysunku: 297x500
			Rysunek Nr: MMM-PW-B3-IES-02
			Wydanie: A
Uwaga: Niniejsza dokumentacja ani żadna jej część nie może być powielana ani rozpowszechniana za pomocą urządzeń elektronicznych, mechanicznych, kopiujących, nagrywających i innych bez pisemnej zgody właściciela praw autorskich: Biura Projektów EMGIEprojekt Sp. z o.o.			