


INSTALACJA TELEWIZJI DOZOROWEJ

SZAFKA LAN, CCTV 19" 18U

kabel światłowodowy uniwersalny 4J
do budynku B1

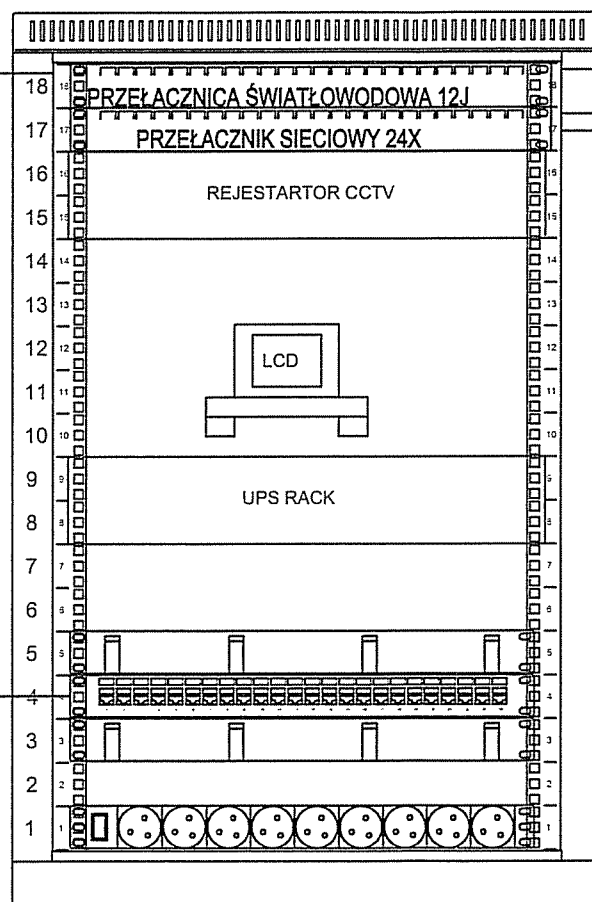

most radiowy z budynkiem nr4
10x UTP KAT 5e 4x2x0,5

4x UTP KAT 5e4x2x0,5

Panel porządkujący



Panel 24 RJ45 kat. 6A

Panel porządkujący

Listwa zasilająca 230V AC

YDY 3x2,5

230V AC

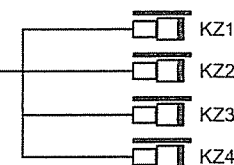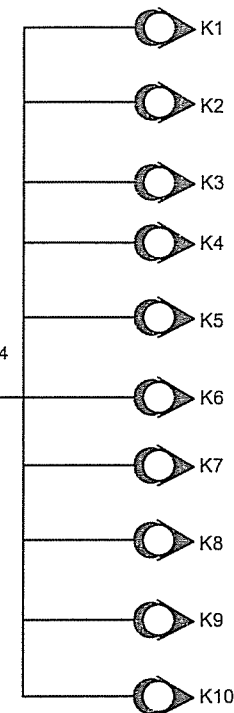

INSTALACJA SIECI KOMPUTEROWEJ



- Gniazdo 2xRJ45



- Główny punkt dystrybucyjny

INSTALACJA RADIOWĘZŁOWA

INSTALACJA TELEWIZJI DOZOROWEJ



- Kamera kopułkowa IP



- Kamera zewnętrzna IP



- Blok zasilania awaryjnego



- Monitor podglądowy

A	12.10.2016	Opracowanie podstawowe	PK
Wydanie	Data	Opis	Projektant

Inwestor (Zamawiający): Muzeum Wsi Mazowieckiej w Sierpcu 09-200 Sierpc, ul. Narutowicza 64				
Biuro projektów: Biuro Projektów /Design Office/Ingenieurburo EMGIEprojekt Sp. z o.o. 25-415 Kielce, ul. Górna 20 tel: 41-343-27-00; fax: 41-344-19-91; e-mail: biuro@emgieprojekt.pl				
Inwestycja: REMONT, PRZEBUDOWA I ZMIANA SPOSOBU UŻYTKOWANIA NA CELE ADMINISTRACYJNE I WYSTAWIENNICZE BUDYNKÓW WCHODZĄCYCH W SKŁAD MUZEUM MAŁEGO MIASTA W BIEŻUNIU ODDZIAŁ MUZEUM WSI MAZOWIECKIEJ W SIERPCU BUDYNEK NR 3 - SPICHLERZ 09-320 Biezuń, ul. Zamkowa 4, dz. nr ewid. 1065/8 obręb Biezuń				
Treść rysunku: SCHEMAT BLOKOWY CCTV, LAN			Stadium: PROJEKT WYKONAWCZY	
Funkcja:	Imię i nazwisko:	Nr upr.:	Podpis:	Branża: INSTALACJE SŁABOPRĄDOWE
Projektant:	mgr inż. Piotr Kuchniak (spec.: instalacje elektryczne)	SWK/0145/ POOE/04		Nr umowy: DzAI 281/03/16
Asyst. projekt.:	inż. Rafał Pióro			Data: PAŹDZIERNIK 2016
				Skala: 1:100
				Format rysunku: A3
				Rysunek Nr: MMM-PW-B3-IES-04
				Wydanie: A
Uwaga: Niniejsza dokumentacja ani żadna jej część nie może być powielana ani rozpowszechniana za pomocą urządzeń elektronicznych, mechanicznych, kopiujących, nagrywających i innych bez pisemnej zgody właściciela praw autorskich: Biura Projektów EMGIEprojekt Sp. z o.o.				