


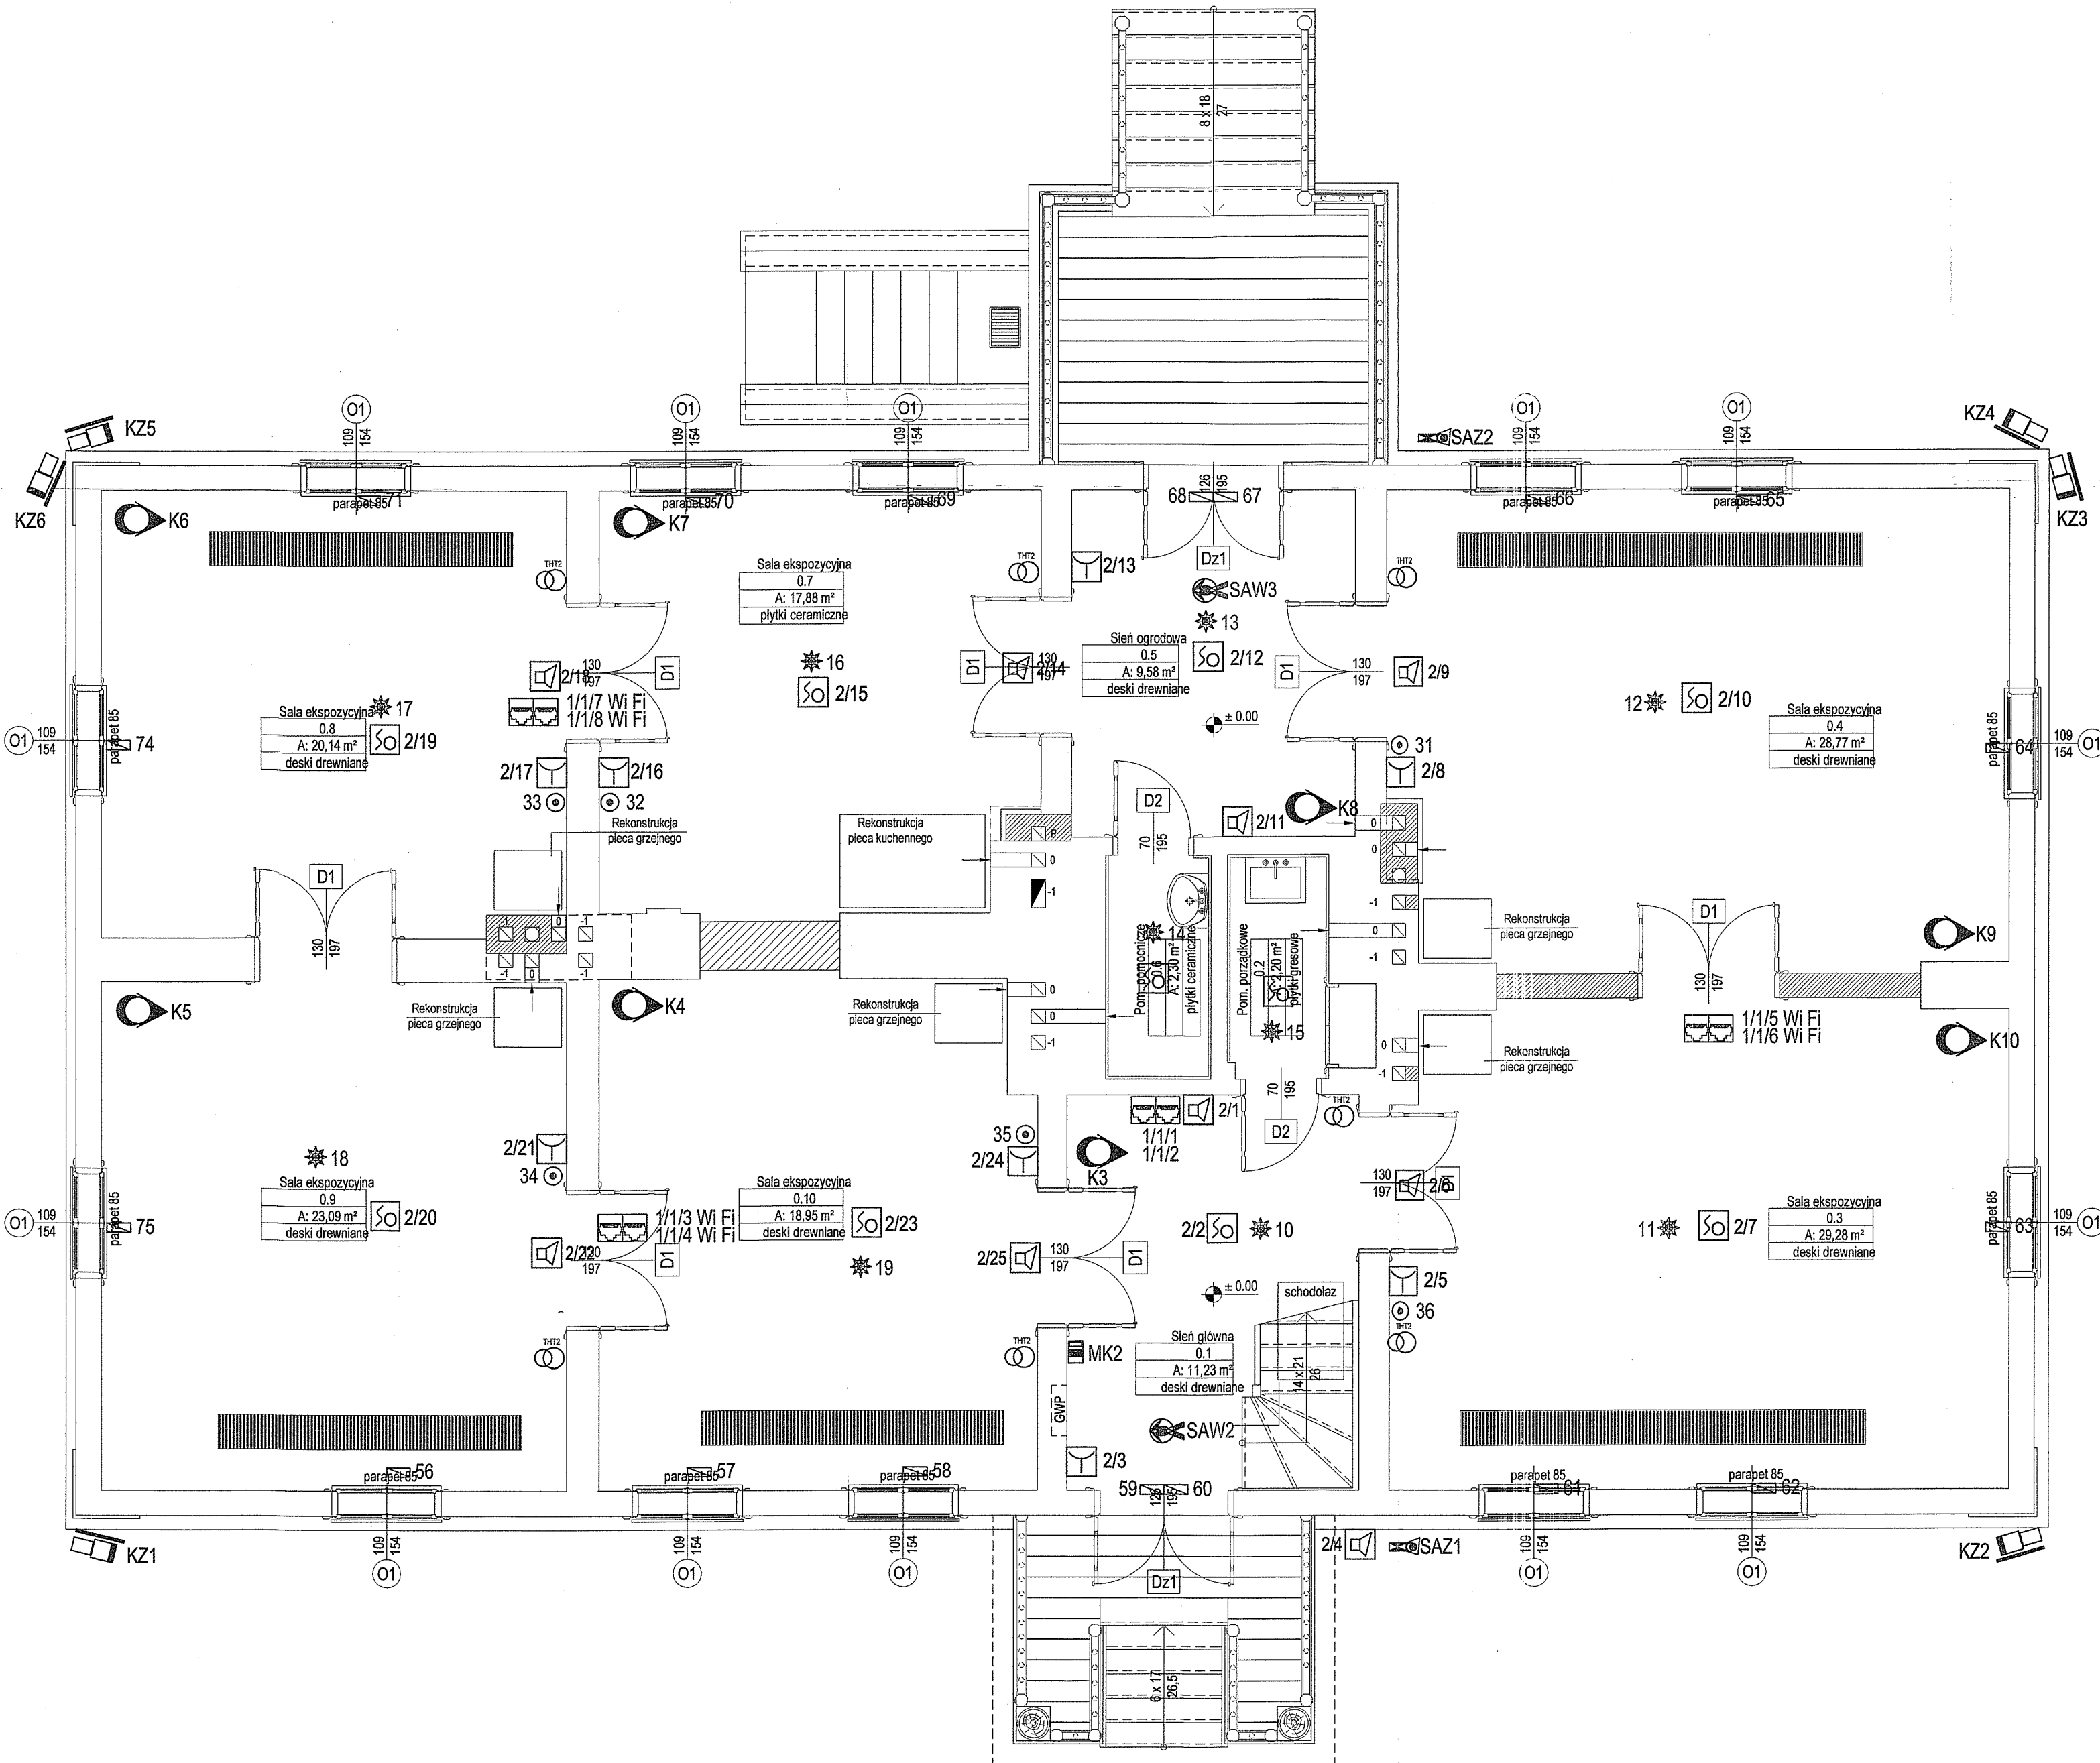

RZECZPOSNOWCA DO SPRAW ZABEZPIECZEN
PRZECIWPOZAROWYCH
Inż. Stanisław Karcz
Nr upr. 101/93
Kielce, dnia 2016-10-12
Zgodność projektu z wymogami
ochrony przeciwpożarowej
świadczam
bez uwag z uwagami

SYSTEM SYGNALIZACJI POŻAROWEJ	
	- Centrala sygnalizacji pożaru
	- Nr linii dozoruowej/ nr elementu
	- Czujka optyczna dymu
	- Czujka temperaturowa
	- Ręczny ostrzegacz pożarowy
	- Sygnalizator akustyczny
	- Moduł we/wy
INSTALACJA SIECI KOMPUTEROWEJ	
	- Gniazdo 2xRJ45
	- Główny punkt dystrybucyjny
INSTALACJA SYGNALIZACJI WŁAMANIA I NAPADU	
	- Czujka PIR dookólna
	- Przycisk napadowy
	- Czujnik magnetyczny
	- Czujnik stłuczenia szkła
	- Klawiatura LCD
	- Sygnalizator akustyczny wewnętrzny
	- Sygnalizator akustyczny zewnętrzny
	- Zasilacz systemowy
	- Centrala alarmowa
	- Moduł wejść
INSTALACJA TELEWIZJI DOZOROWEJ	
	- Kamera kopułkowa IP
	- Kamera zewnętrzna IP
	- Kamera obrotowa IP
	- Blok zasilania awaryjnego
	- Monitor podglądowy
INSTALACJA MONITORINGU TEMPERATURY I WILGOTNOŚCI	
	- THT2 + SENS THE
	- PSU 12V + TME MULTI

A	12.10.2016	Opracowanie podstawowe	PK
Wydanie	Data	Opis	Projektant

Inwestor (Zamawiający): Muzeum Wsi Mazowieckiej w Sierpcu 09-200 Sierpc, ul. Narutowicza 64	
Biuro projektów: EMGIEprojekt Sp. z o.o. 25-415 Kielce, ul. Górnica 20 tel: 41-343-27-00; fax: 41-344-19-91; e-mail: biuro@emgieprojekt.pl	
Inwestycja: REMONT, PRZEBUDOWA I ZMIANA SPOSOBU UŻYTKOWANIA NA CELE ADMINISTRACYJNE I WYSTAWIENNICZE BUDYNKÓW WCHODZĄCYCH W SKŁAD MUZEUM MAŁEGO MIASTA W BIEŻUNIU ODDZIAŁ MUZEUM WSI MAZOWIECKIEJ W SIERPCU BUDYNEK NR 5 - EKSPOZYCYJNY 09-320 Bieżuń, Stary Rynek 19, dz. nr ewid. 1087, obręb Bieżuń	
Treść rysunku: RZUT PARTERU	Stadium: PROJEKT WYKONAWCZY
Funkcja: mgr inż. Piotr Kuchniak (spec.: instalacje elektryczne)	Nr upr.: SWK/0145/ POOE/04
Projektant: inż. Rafał Pióro	Podpis:
Asyst. projekt.:	
Branża: INSTALACJE SŁABOPRĄDOWE	
Nr umowy: DzAI 281/03/16	
Data: PAŹDZIERNIK 2016	
Skala: 1:50	
Format rysunku: A2	
Rysunek Nr: MMM-PW-B5-IES-02	
Wydanie: A	

Uwaga:
Niniejsza dokumentacja jest jedną z części nie może być powielana ani rozpowszechniana za pomocą urządzeń elektronicznych, mechanicznych, kopiujących, nagrywających i innych bez pisemnej zgody właściciela praw autorskich: Biura Projektów EMGIEprojekt Sp. z o.o.