


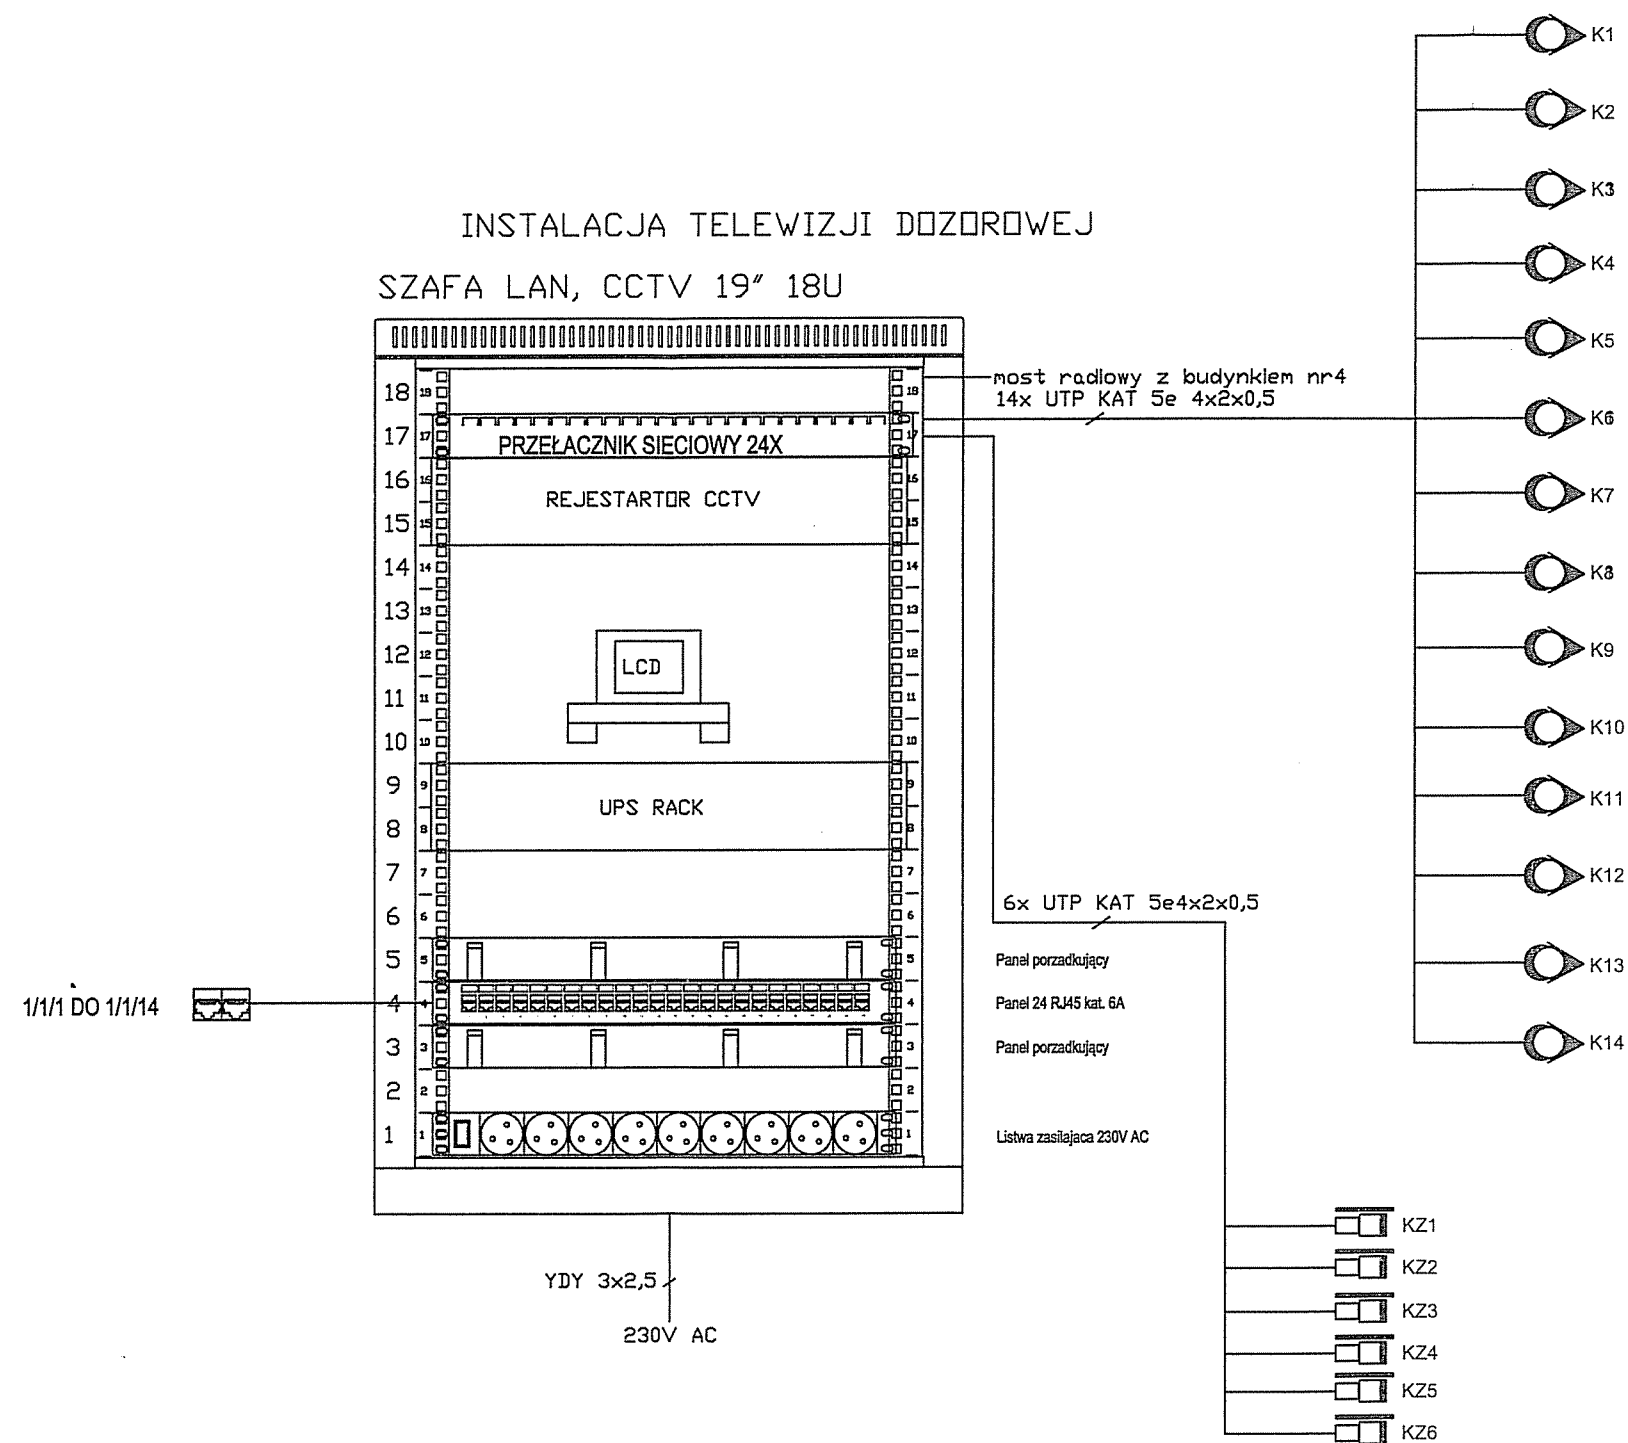

INSTALACJA SIECI KOMPUTEROWEJ	
	- Gniazdo 2xRJ45
	- Główny punkt dystrybucyjny
INSTALACJA RADIOWEŻŁOWA	
INSTALACJA TELEWIZJI DOZOROWEJ	
	- Kamera kopułkowa IP
	- Kamera zewnętrzna IP
	- Blok zasilania awaryjnego
	- Monitor podglądowy

A	12.10.2016	Opracowanie podstawowe	PK
Wydanie	Data	Opis	Projektant

Inwestor (Zamawiający): Muzeum Wsi Mazowieckiej w Sierpcu 09-200 Sierpc, ul. Narutowicza 64			
Biuro projektów: Biuro Projektów /Design Office/Ingenieburo EMGIEprojekt Sp. z o.o. 25-415 Kielce, ul. Górna 20 tel: 41-343-27-00; fax: 41-344-19-91; e-mail: biuro@emgieprojekt.pl			
Inwestycja: REMONT, PRZEBUDOWA I ZMIANA SPOSOBU UŻYTKOWANIA NA CELE ADMINISTRACYJNE I WYSTAWIENNICZE BUDYNKÓW WCHODZĄCYCH W SKŁAD MUZEUM MAŁEGO MIASTA W BIEŻUNIU ODDZIAŁ MUZEUM WSI MAZOWIECKIEJ W SIERPCU BUDYNEK NR 5 - EKSPOZYCYJNY 09-320 Biezuń, Stary Rynek 19, dz. nr ewid. 1067, obręb Biezuń			
Treść rysunku: SCHEMAT BLOKOWY CCTV, LAN		Stadium: PROJEKT WYKONAWCZY	
Funkcja:	Imię i nazwisko:	Nr upr.:	Podpis:
Projektant:	mgr inż. Piotr Kuchniak (spec.: instalacje elektryczne)	SWK/0145/ POOE/04	
Asyst. projekt.:	inż. Rafał Pióro		
		Nr umowy: DzAI 281/03/16	
		Data: PAŹDZIERNIK 2016	
		Skala: 1:50	
		Format rysunku: A3	
		Rysunek Nr: MMM-PW-B5-IES-05	Wydanie: A
Uwaga: Niniejsza dokumentacja ani żadna jej część nie może być powielana ani rozpowszechniana za pomocą urządzeń elektronicznych, mechanicznych, kopiujących, nagrywających i innych bez pisemnej zgody właściciela praw autorskich: Biura Projektów EMGIEprojekt Sp. z o.o.			