


INSTALACJA SYGNALIZACJI WŁAMANIA I NAPADU

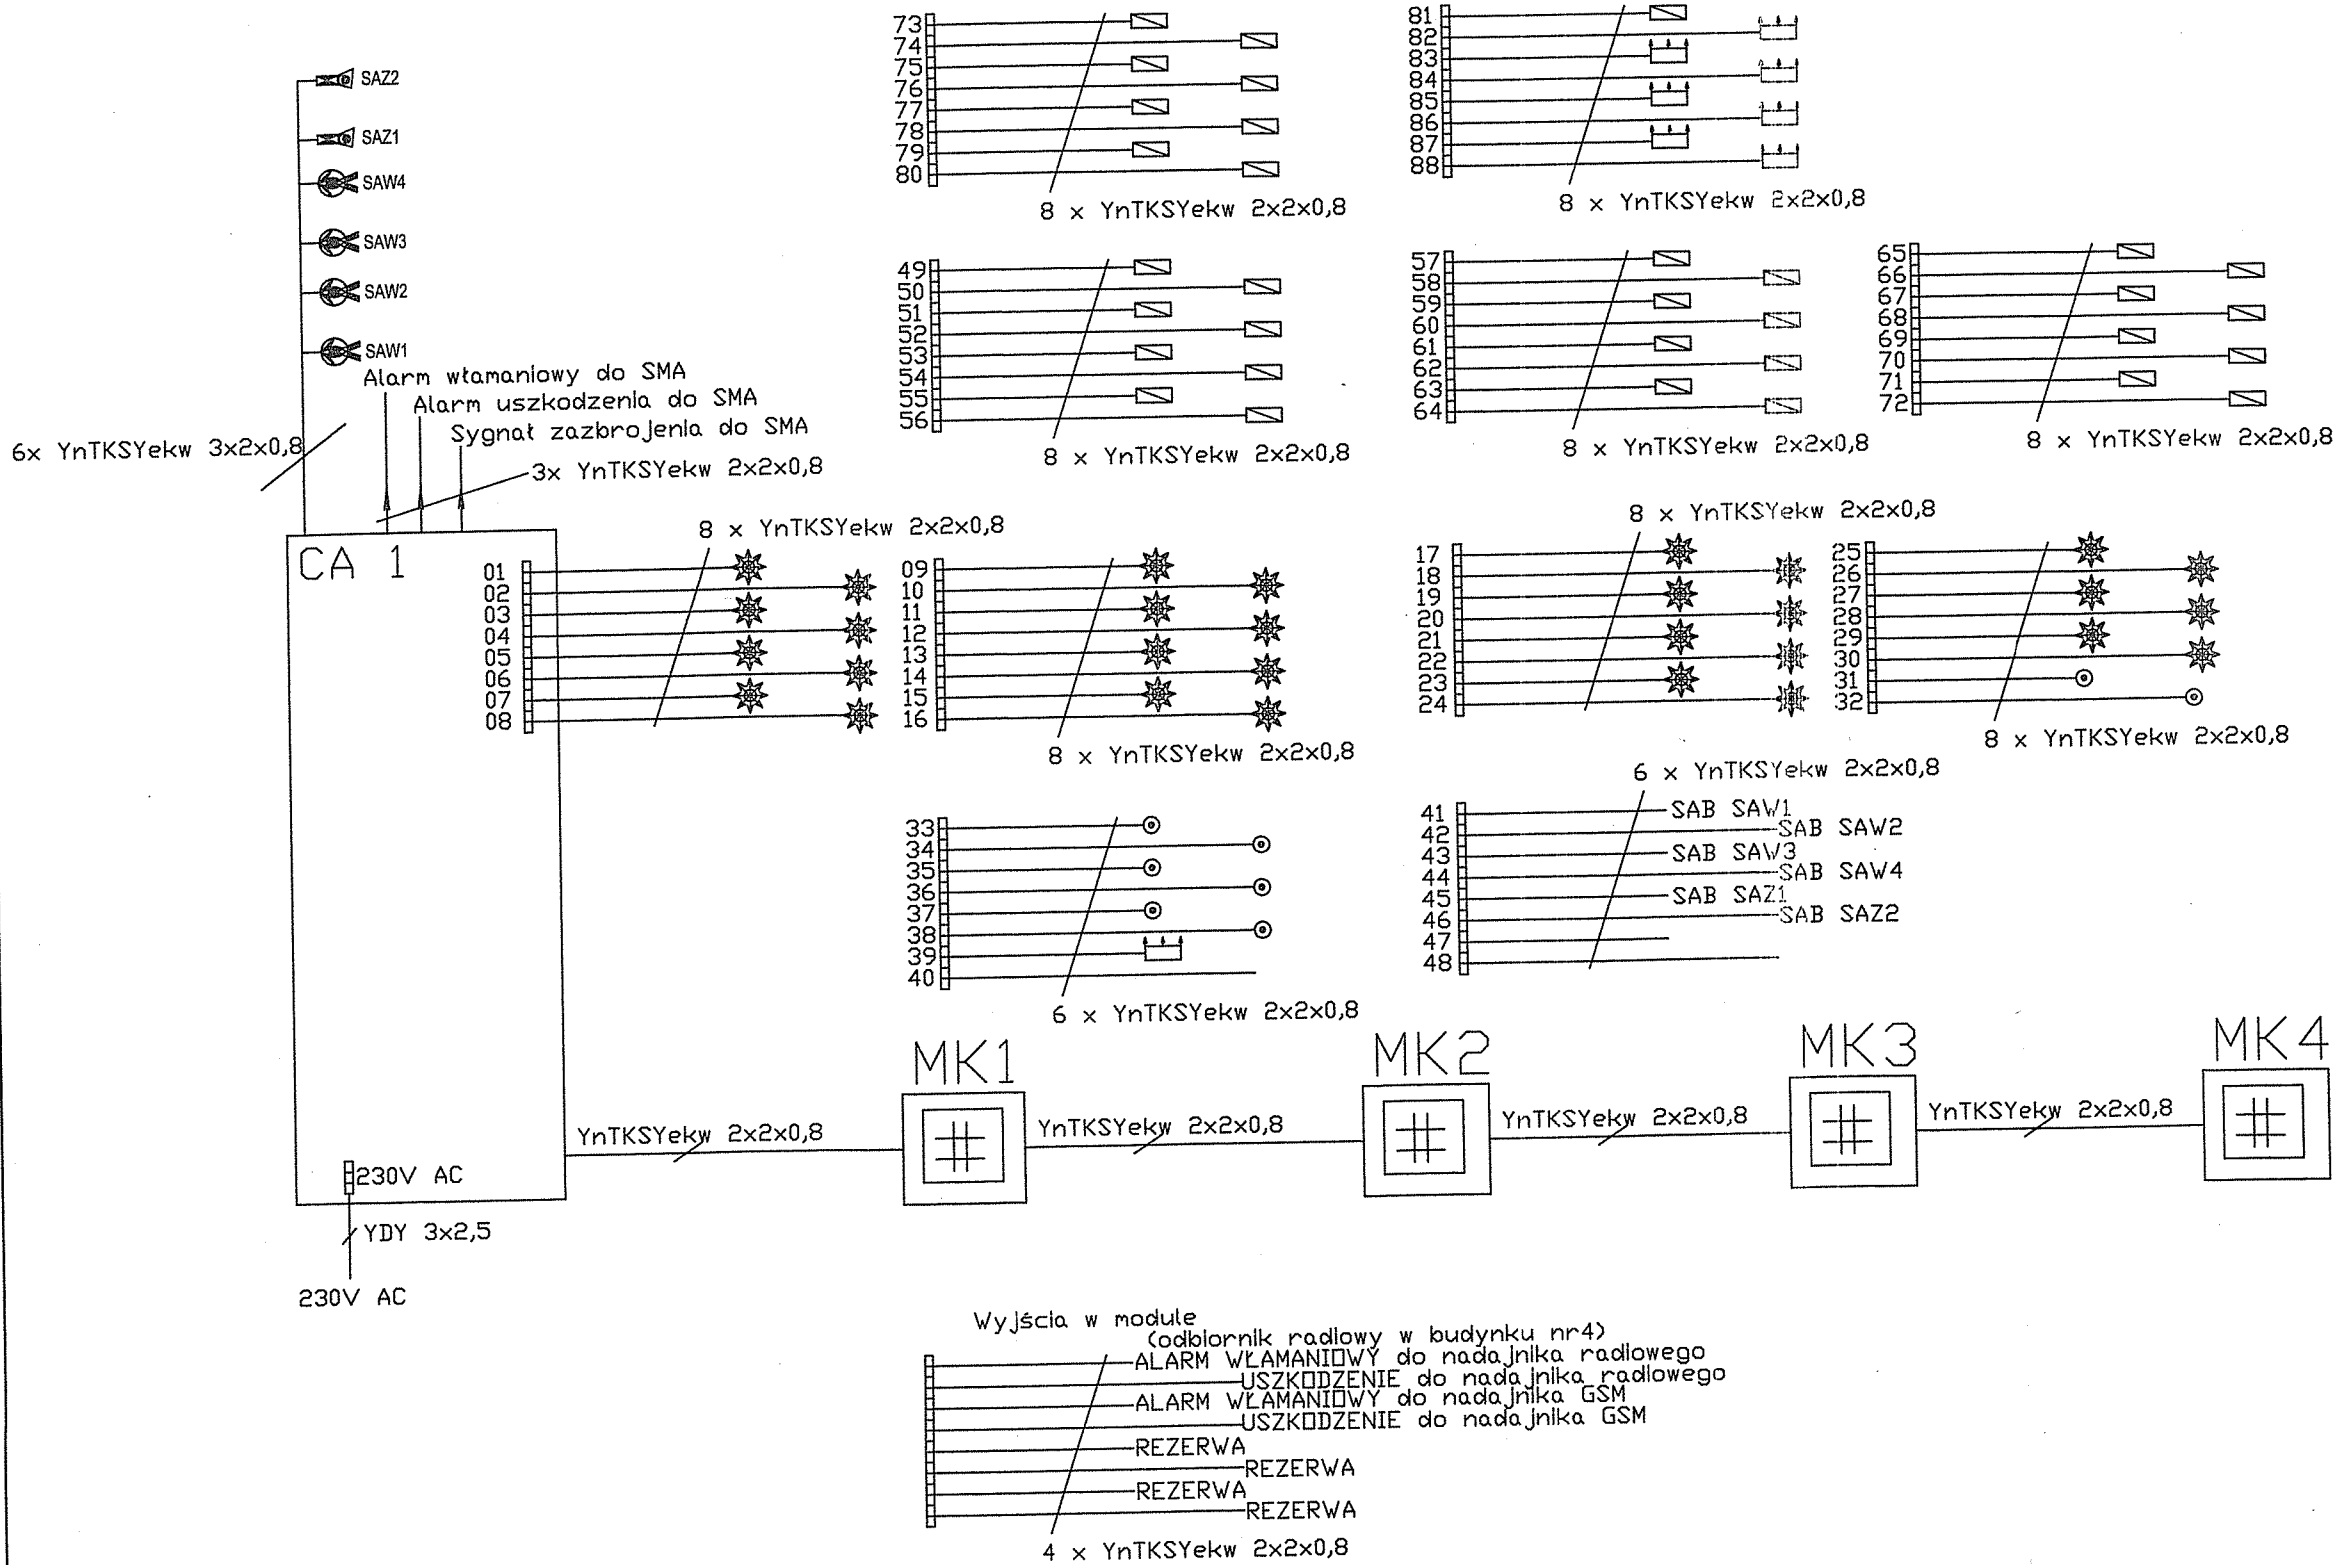

INSTALACJA SYGNALIZACJI WŁAMANIA I NAPADU

	- Czyjka PIR dookólna
	- Przycisk napadowy
	- Czujnik magnetyczny
	- Czujnik stłuczenia szkła
	- Klawiatura LCD
	- Sygnalizator akustyczny wewnętrzny
	- Sygnalizator akustyczny zewnętrzny
	- Zasilacz systemowy
	- Centrala alarmowa
	- Moduł wejść

A	12.10.2016	Opracowanie podstawowe	PK
Wydanie	Data	Opis	Projektant

Inwestor (Zamawiający): Muzeum Wsi Mazowieckiej w Sierpcu 09-200 Sierpc, ul. Narutowicza 64			
Biuro projektów: EMGIEprojekt Sp. z o.o. 25-415 Kielce, ul. Górna 20 tel: 41-343-27-00; fax: 41-344-19-91; e-mail: biuro@emgieprojekt.pl			
Inwestycja: REMONT, PRZEBUDOWA I ZMIANA SPOSOBU UŻYTKOWANIA NA CELE ADMINISTRACYJNE I WYSTAWIENNICZE BUDYNKÓW WCHODZĄCYCH W SKŁAD MUZEUM MAŁEGO MIASTA W BIEŻUNIU ODDZIAŁ MUZEUM WSI MAZOWIECKIEJ W SIERPCU BUDYNEK NR 5 - EKSPOZYCYJNY 09-320 Biezuń, Stary Rynek 19, dz. nr ewid. 1067, obręb Biezuń			
Treść rysunku: SCHEMAT BLOKOWY SWN		Stadium: PROJEKT WYKONAWCZY	
Funkcja:	Imię i nazwisko:	Nr upr.:	Podpis:
Projektant:	mgr inż. Piotr Kuchniak (spec.: instalacje elektryczne)	SWK/0145/ POOE/04	
Asyst. projekt.:	inż. Rafał Pióro		
Branża: INSTALACJE SŁABOPRĄDOWE		Nr umowy: DzAI 281/03/16	
Data: PAŹDZIERNIK 2016		Skala: 1:100	
Format rysunku: 470x297		Rysunek Nr: MMM-PW-B5-IES-06	
Wydanie: A			
Uwaga: Niniejsza dokumentacja ani żadna jej część nie może być powielana ani rozpowszechniana za pomocą urządzeń elektronicznych, mechanicznych, kopiujących, nagrywających i innych bez pisemnej zgody właściciela praw autorskich: Biura Projektów EMGIEprojekt Sp. z o.o.			